


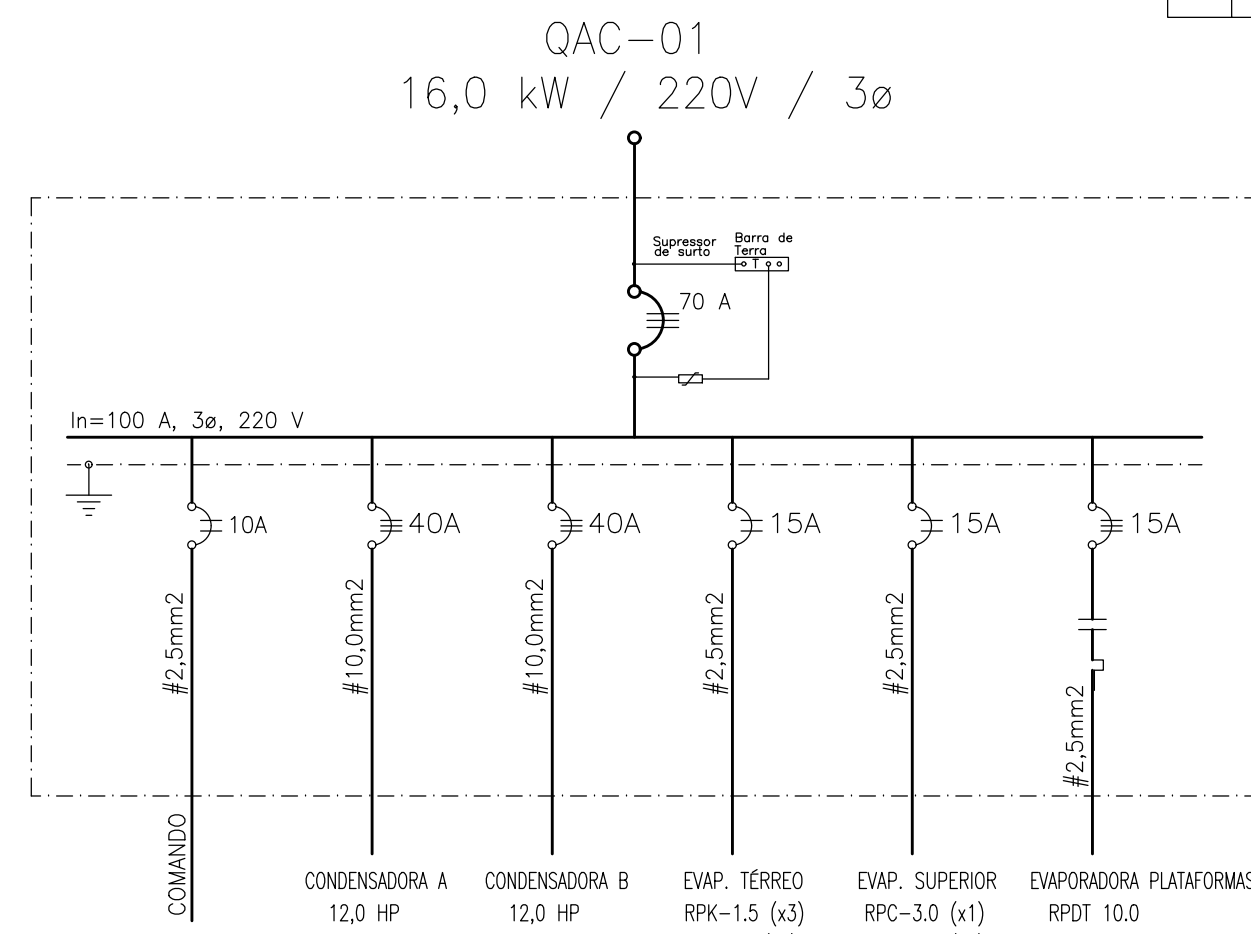




[illegible]

ESCALA 1:50

OBS.: ESTE DIAGRAMA UNIFILAR DEVERÁ SER CONFIRMADO OU REVISADO PELO INSTALADOR EM FUNÇÃO DAS RECOMENDAÇÕES DO FABRICANTE DOS EQUIPAMENTOS EFETIVAMENTE FORNECIDOS / INSTALADOS.

TIPO DE DUTO	ISOLAÇÃO EXTRA	HACHURA	CLASSE DE PRESSÃO	CLASSE DE VAZAMENTO
MPU - 10 MM	-		250 Pa	4
MPU - 30 MM	-		500 Pa	4
PVC (CIRCULAR)	-		250 Pa	4
CAIXA PLENUM DOS DIFUSORES	PEBD - 40 MM		250 Pa	4
CHAPA GALVANIZADA (GRID DUTO)	-		250 Pa	17

Obs: Todos os dutos deverão ser submetidos a teste de estanqueidade até que se assegure o atendimento à classe de vazamento estabelecida na tabela acima.

[illegible]

19/02/2020
DATA

002-007